
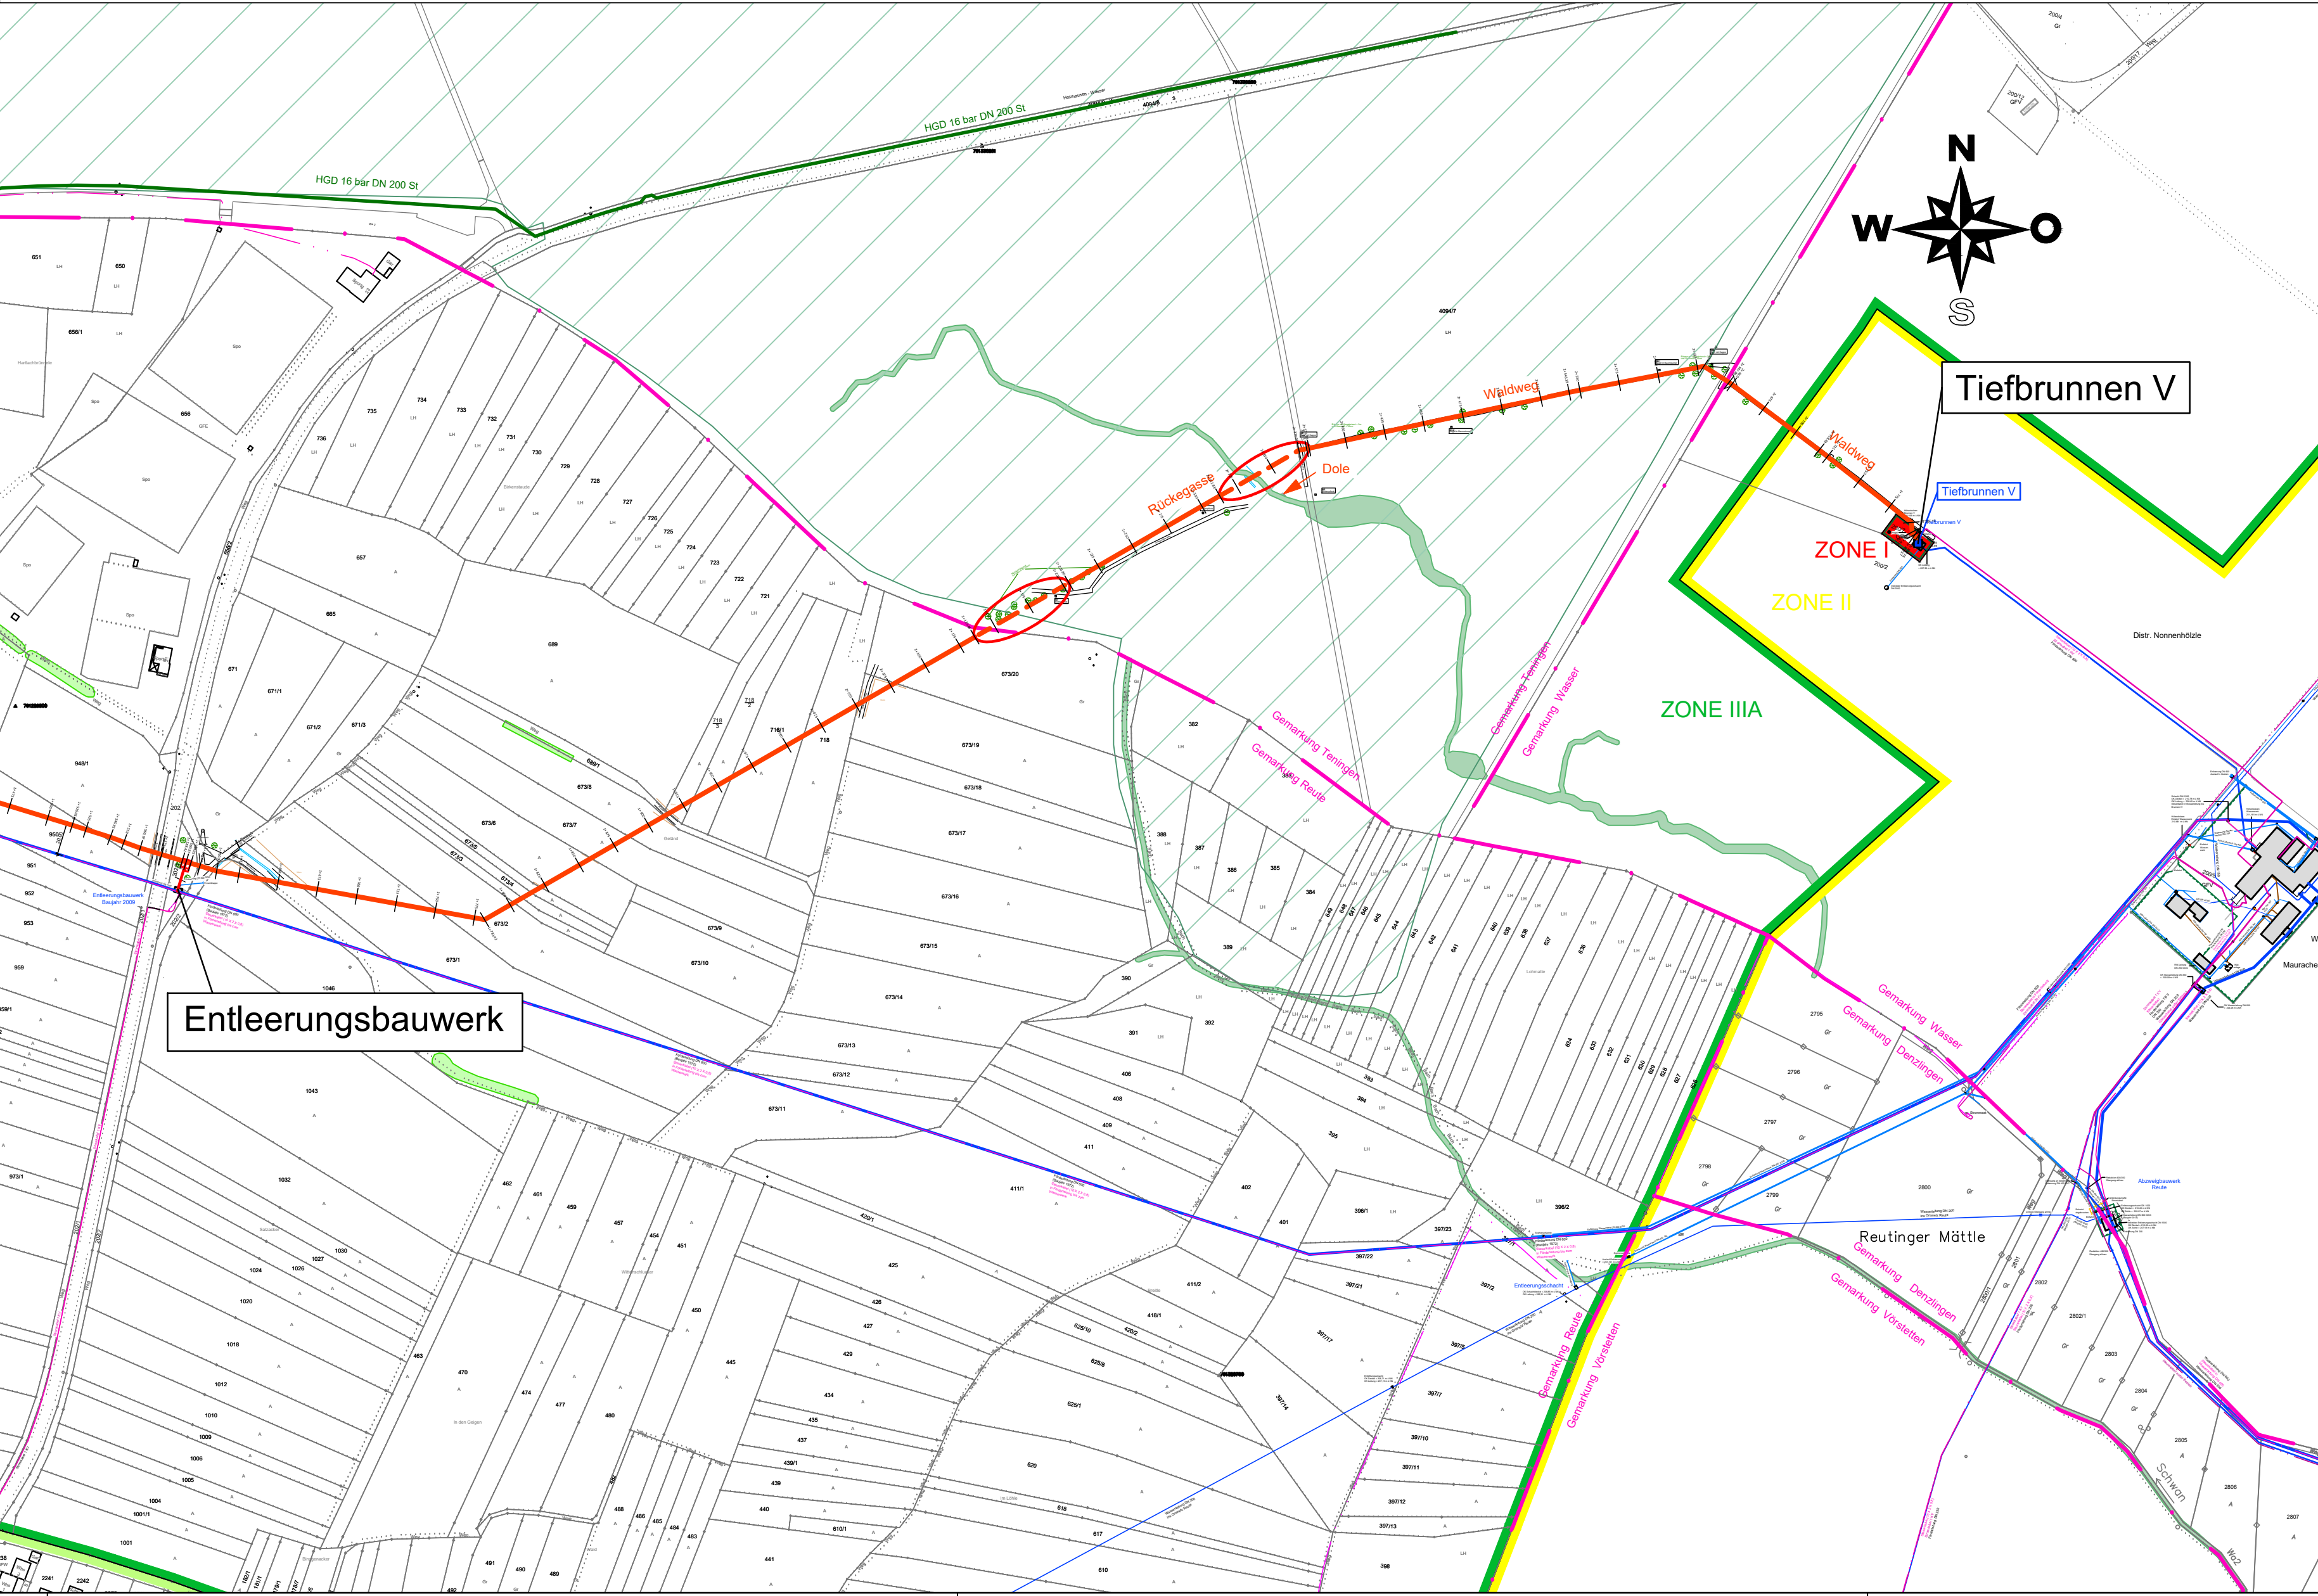


Dieser Plan darf nur mit Zustimmung und Nennung des Planverfassers verwendet werden !

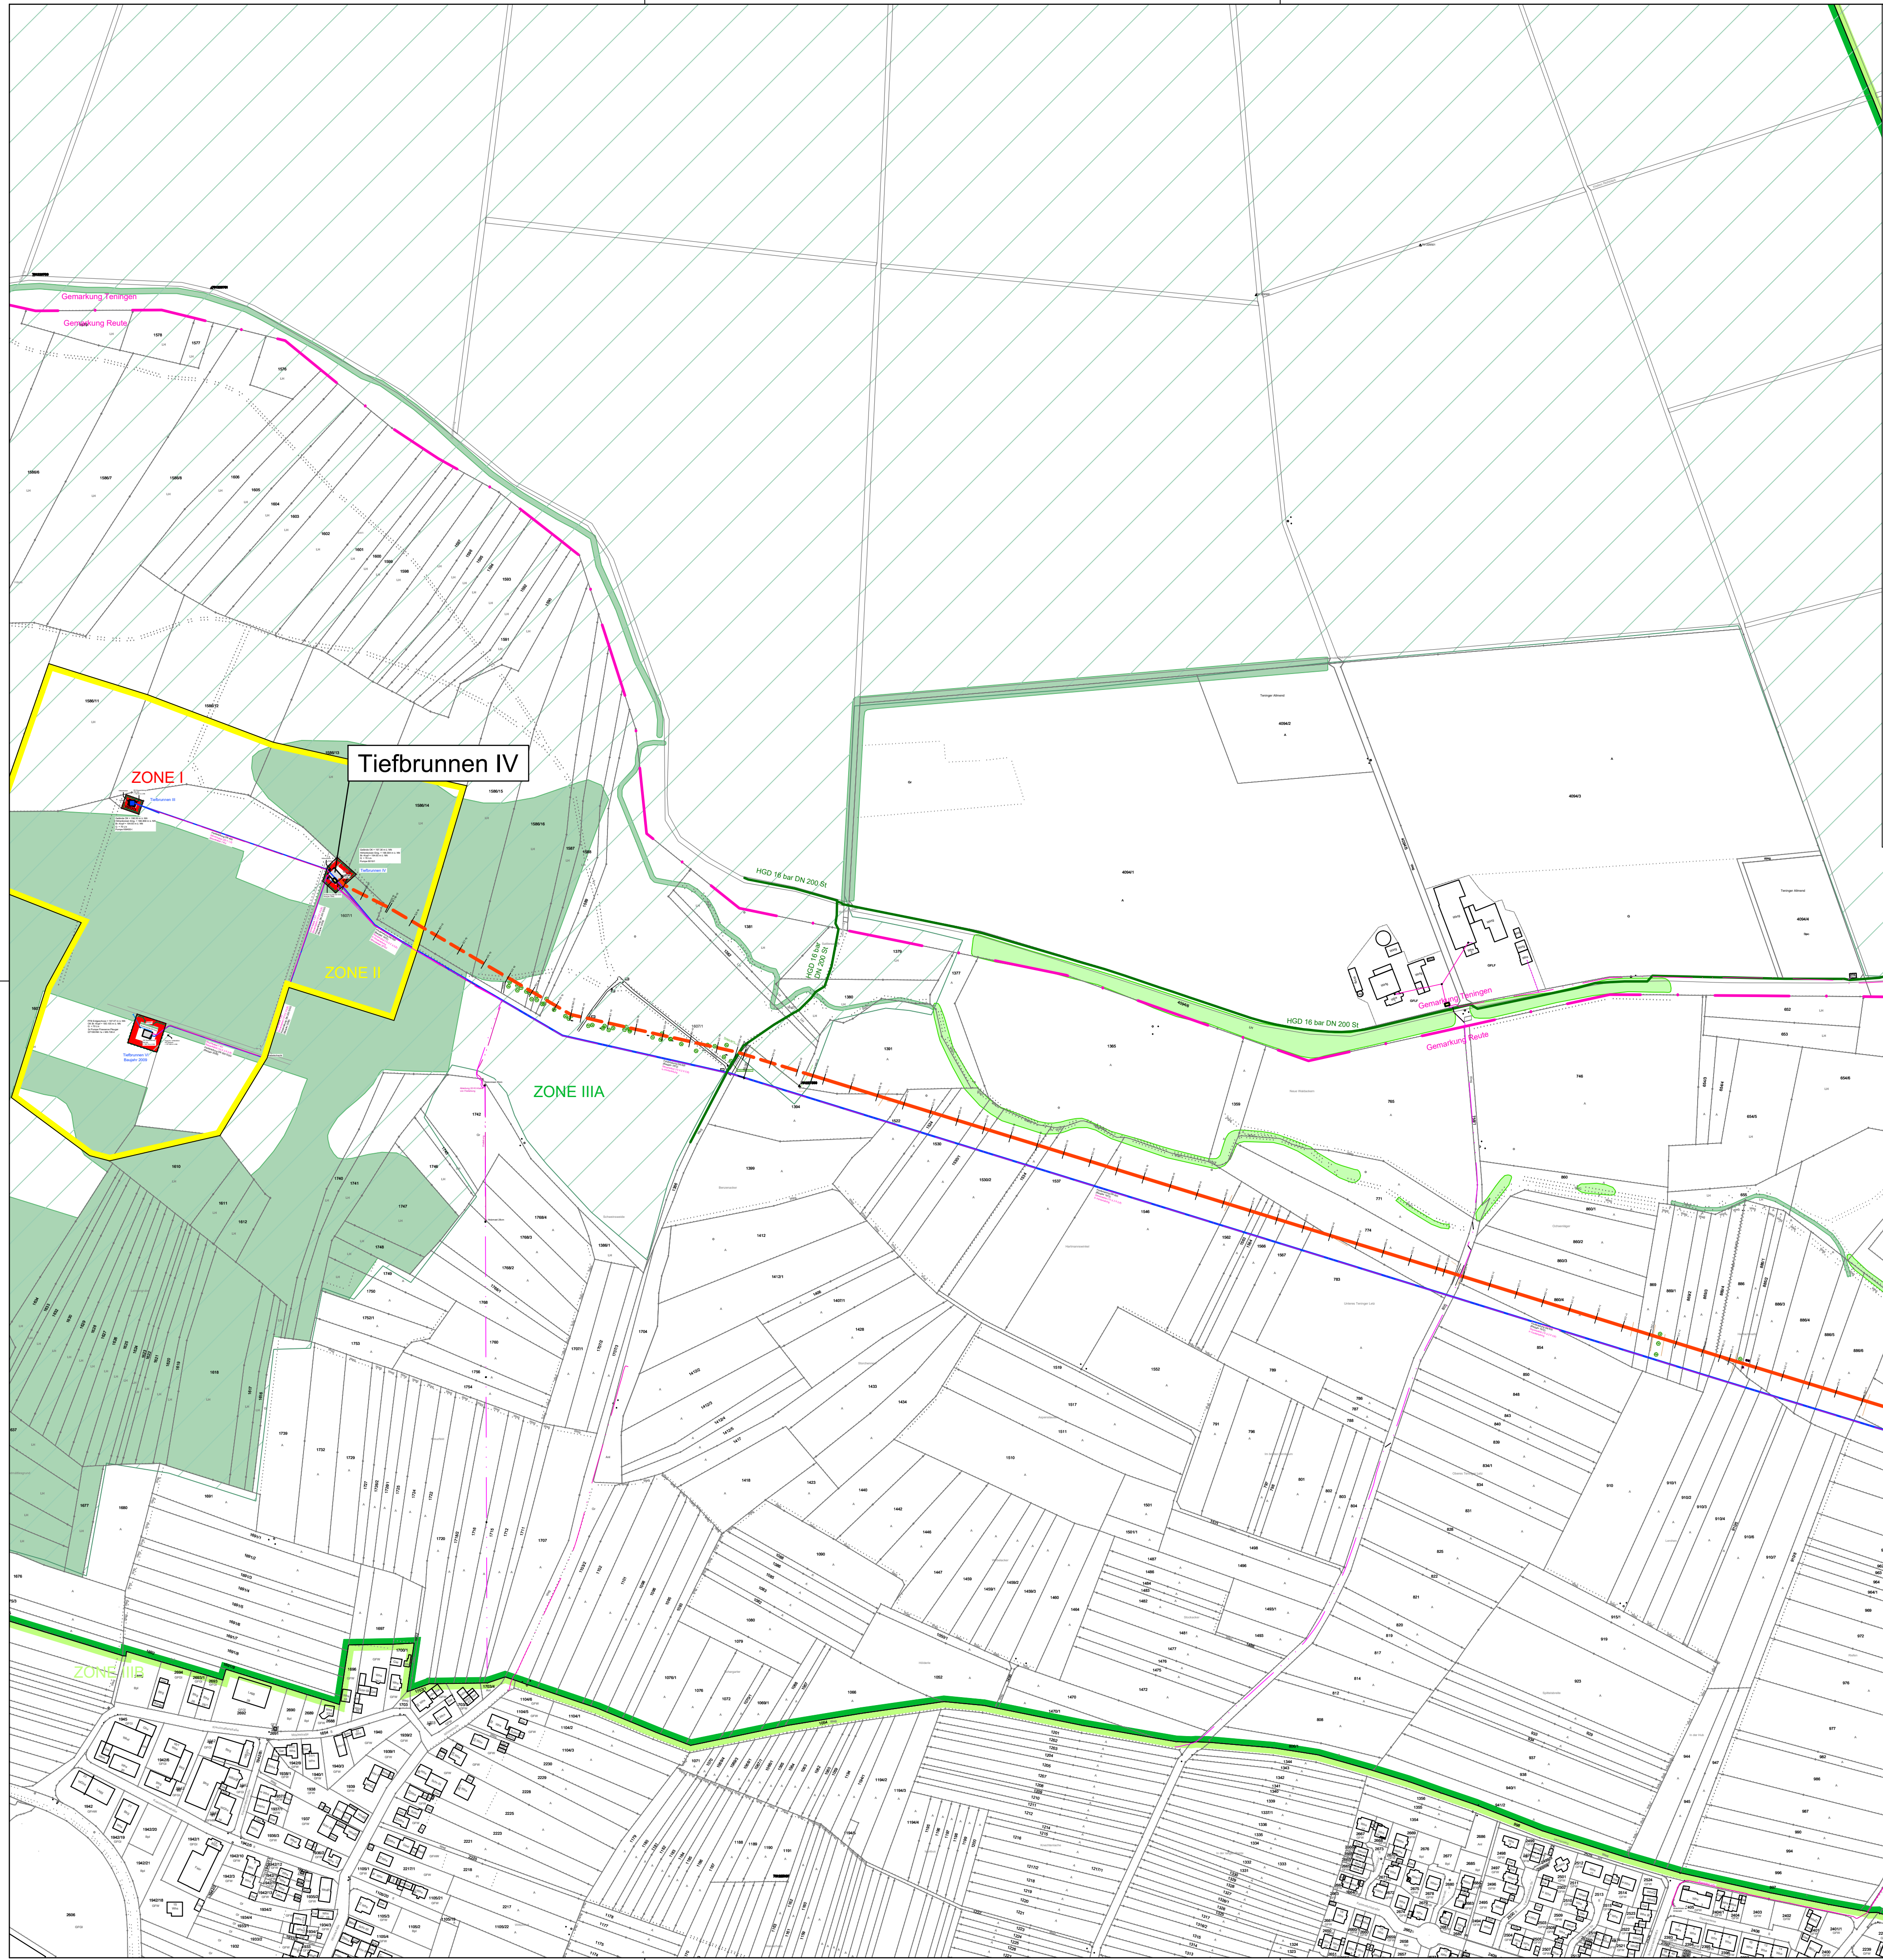

### Lageplanausschnitt M = 1 - 1500

#### ZEICHENERKLÄRUNG

**Bestand**

- Wasserversorgungsleitungen
- Hauptgasversorgungsleitungen
- Steuerkabel
- Stromversorgungsleitungen
- Best. Offenland Biotope
- Best. Wald Biotope
- Best. FFH Gebiete

**Planung der Wasserversorgungsleitungstrasse**

- Leitungstrasse auf Feld, Waldwege bzw. Rückegassen
- Leitungstrasse durch Waldfläche

| Datum      | Index | Gez. | MH | RM | Gez. | MH | RM | Gez. | MH | RM |
|------------|-------|------|----|----|------|----|----|------|----|----|
| 27.08.2019 | a     | RM   | MH |    |      |    |    |      |    |    |
| 01.08.2019 | 0     | MH   | RM |    |      |    |    |      |    |    |

**ENTWURFSPLANUNG**

Übersichtslageplan  
mit Ausschnitt im Maßstab 1 : 1500

Auftrags-Nr. | Plan-Nr. | Maßstab: | gez./ges. / Datum

79211 58406 | TB\_EP\_02.0.a | 1 : 3.000 | MH/RM 01.08.2019

**Auftraggeber:** Wasserversorgungsverband Mauracherberg  
Hiltensweg 13  
79512 Entmündingen

**Projekt:** Neubau einer Brunnenleitung  
DN 500 GGG vom  
Tiefbrunnen IV bis Tiefbrunnen V

**FRITZ**

Fritz Planung GmbH  
Wöhrerstraße 1-3 - 79108 Freiburg i.Br.  
Tel. 0761/50484 0 - Fax 0761/50484 50  
E-Mail - service@fritz-planung.de